

TEATRO CAVALLERIZZA - REGGIO EMILIA

opera: .
PIANTA SALA e PALCOSCENICO
CON GRADINATA "A"


Scene : . Regia : .

Scala 1:50 Data : .

Aggiornamento: Ott 2006

LEGENDA

- QP QUADRO FONICA
- QV QUADRO VIDEO
- QER 51/60 QUADRO ELETTRICO RITORNI
- QM2 QUADRO MOTORI
- QES QUADRO ELETTRICO GENERALE
- QC QUADRO COMPAGNIE
- QPT QUADRO FONICA PALCOSCENICO
- B1 BORCHIE DI RETE
- P ESTINTORI A POLVERE
- C.O.2 ESTINTORI A CO2
- UN145 MANICHETTE ANTINCENDIO

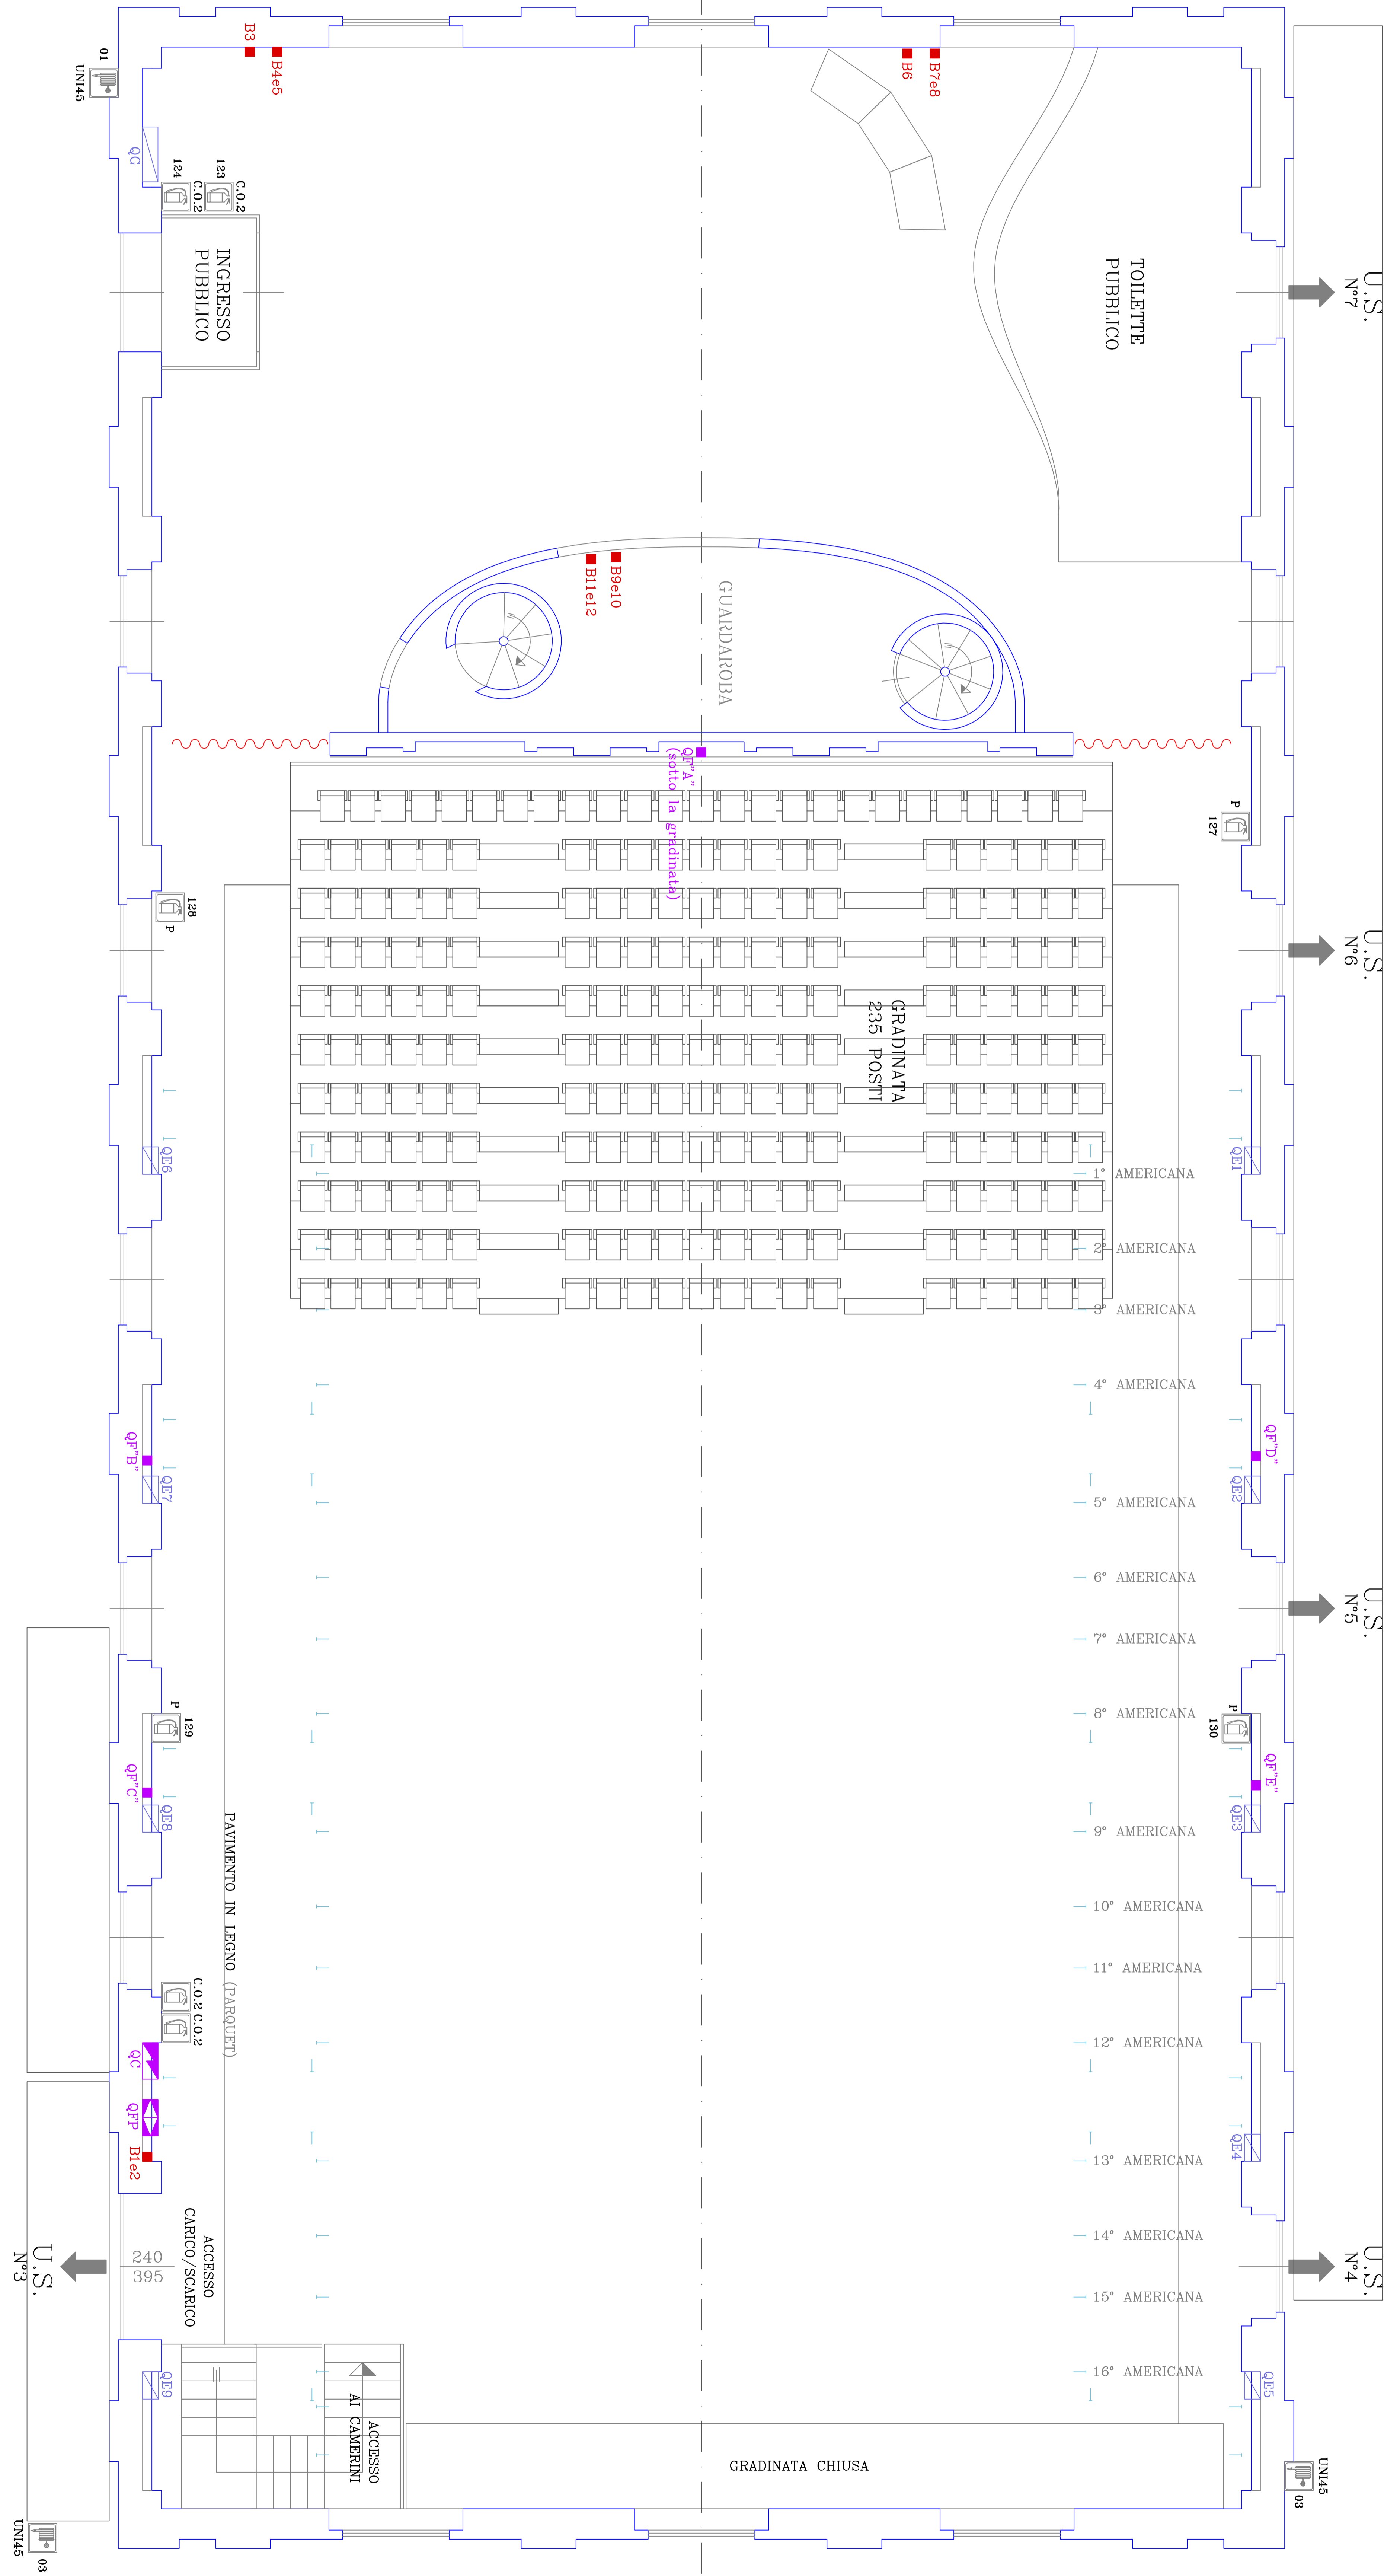

- LEGENDA**
- QF QUADRO FONICA
 - QV QUADRO VIDEO
 - QER 51/50 QUADRO ELETTRICO RITORNI
 - QM2 QUADRO MOTORI
 - QBS QUADRO ELETTICO
 - QG QUADRO GENERALE
 - QC QUADRO COMPAGNIE
 - QFP QUADRO FONICA PALCO SCENICO
 - BI BORGHIE DI RETE
 - P ESTINTORI A POLVERE
 - C.O.2 ESTINTORI A CO2
 - UN146 MANICHETTE ANTINCENDIO

